



ŘEZ A-A

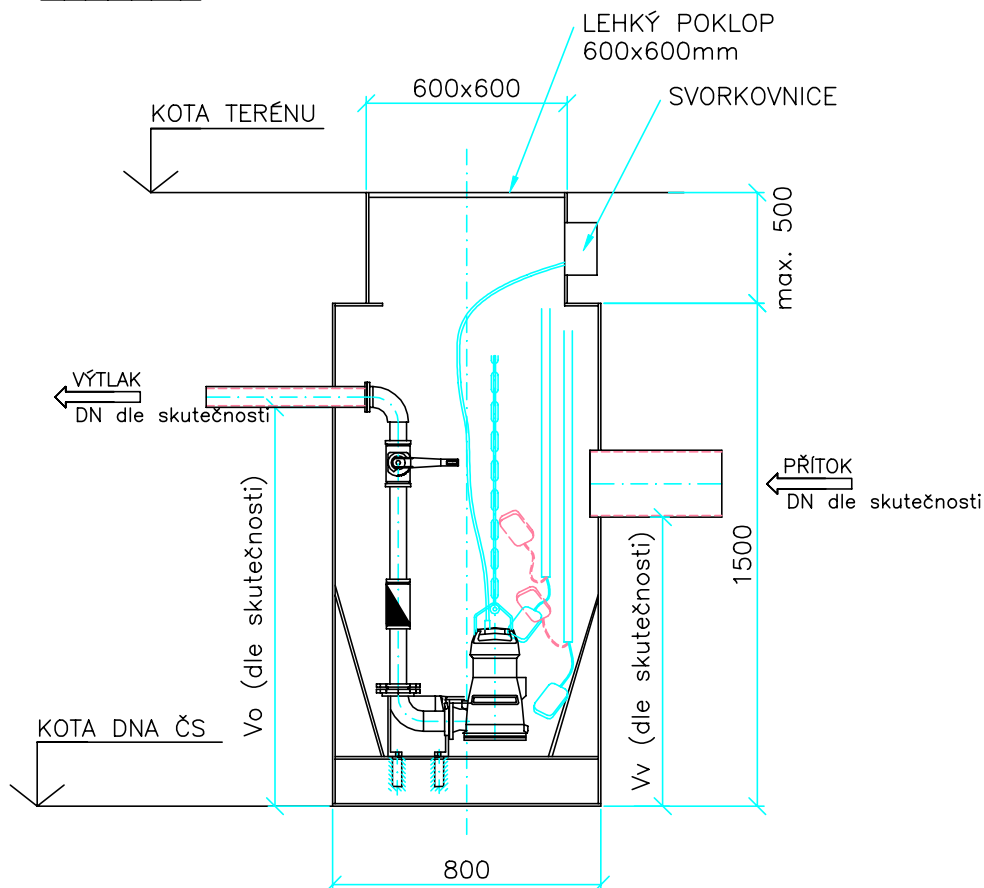

PŮDORYS

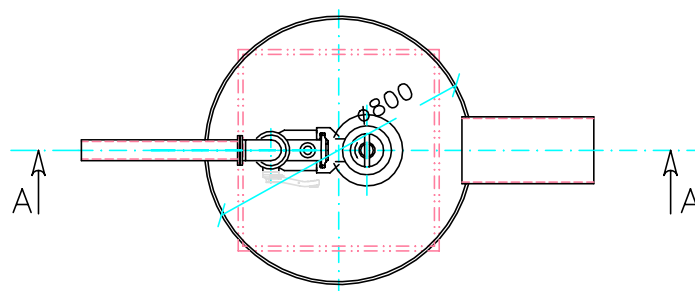

Investor
OBEC MOKRÉ LAZCE

Místo stavby/Kraj:
MOKRÉ LAZCE/MSSK

Akce:

**NAKLÁDÁNÍ S VODAMI
OBCE MOKRÉ LAZCE**

Zodpovědný projektant
Ing. Jiří Jurečka

Vypracoval
Ing. Jiří Jurečka

J&J STUDIO
INŽENÝRSKÉ SÍTĚ

J&J studio - inženýrské sítě s.r.o.
U Náhonu 2832/6, 746 01 Opava
IČ: 26864169, DIČ: CZ26864169

Číslo zakázky:
067/2019

Stupeň:
STUDIE

Datum:
11/2019

Formát:
A4

Měřítko:
1: 25

Výkres č.:
D.07

Obsah:
DOMOVNÍ ČERPACÍ STANICE - VARIANTA 6